




AMPLIAMENTO DI FABBRICATO PRODUTTIVO
IN VARIANTE ALLO STRUMENTO
URBANISTICO GENERALE
(Art. 8 D.P.R. 160/2010 e Art. 4 L.R. 55/2012 e s.m.i.)

DISPOSIZIONE IMPIANTO ELETTRICO
CABINA MT/BT
PIANTE, SEZIONI E PROSPETTI

Ditta richiedente che esercita l'attività:	Firma
ERAL srl unipersonale via Europa, 14 31028 VAZZOLA - Treviso Codice Fiscale e Partita IVA 04269920262	
Ditta proprietaria dell'edificio esistente:	Firma
INCO srl Sede legale in via Cal Longa, 7/d 31028 VAZZOLA - Treviso Codice Fiscale e Partita IVA 01825470261	
Ditta proprietaria dell'area:	Firma
POSSAMAI VITTORIO ROSOLEN MARIA CESCON GIANFRANCA POSSAMAI MARZIA POSSAMAI MIRKO	
Coordinatore:	Progettista:
Dott. Domenico Feltrin Architetto	Per. Ind. Livio Brugnera

SEZ. FOG. MAPP. A/1 M.N. 591-675-682-679-431-678
SCALA 1 : 50
DATA GIUGNO 2017
Elaborato n° **110**

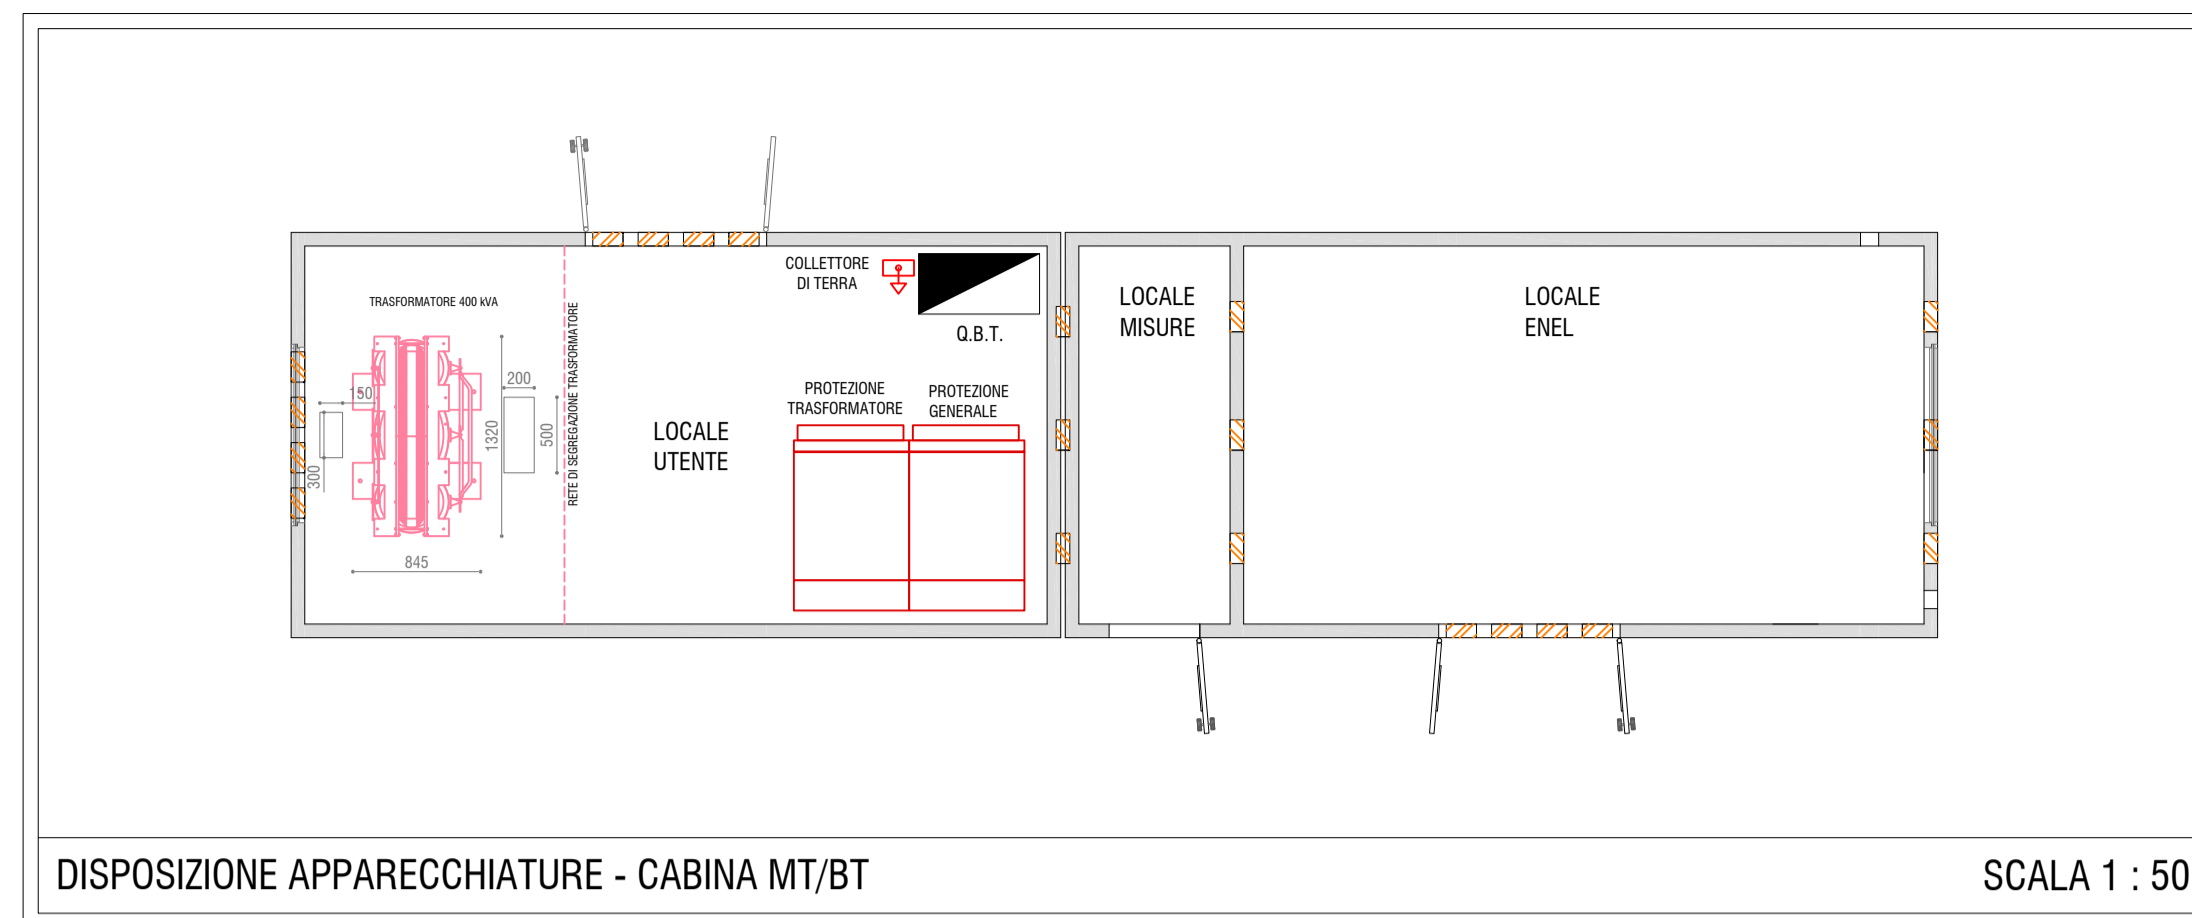

LEGENDA SIMBOLI

SIMBOLO	DESCRIZIONE
	POZZETTO IN C.L.S. CON DISPENSORE ISPEZIONABILE TIPO A CROCE IN ACCIAIO ZINCATO 40x40x5 H=1,5 MT
	CORDA DI RAME NUDO S=50 MMQ.
	PIASTRA CONNETTORE IN ACCIAIO INOX M16 PER COLLEGAMENTO ANELLO DI TERRA INTERNO/ESTERNO
	COLLETORE DI TERRA DELLA CABINA MT/BT
	POZZETTO IN C.L.S. DELLE DIMENSIONI 800x800 mm. CON CHIUSINO IN GHISA
	CAVODOTTO CORRUGATO D=160 MM.
	INTERRUTTORE SU CUSTODIA STAGNA IP55
	PRESA UNIVERSALE SU CUSTODIA STAGNA IP55
	PULSANTE DI SGANCIO CABINA MT/BT
	TUBAZIONE RIGIDA TIPO RK DA ESTERNO D=25 MM.
	PLAFONIERA A SOFFITTO 28W LED IP66 TIPO DISANO SERIE ECHO LED
	LAMPADA DI EMERGENZA A LED TIPO SCHNEIDER SERIE EXWAY SMARTLED

