




AMPLIAMENTO DI FABBRICATO PRODUTTIVO
IN VARIANTE ALLO STRUMENTO
URBANISTICO GENERALE
(Art. 8 D.P.R. 160/2010 e Art. 4 L.R. 55/2012 e s.m.i.)


VALUTAZIONE PROGETTO AI FINI DELLA
SICUREZZA ANTINCENDIO
- IMPIANTO IDRICO ANTINCENDIO -

Ditta richiedente che esercita l'attività:	Firma
ERAL srl unipersonale via Europa, 14 31028 VAZZOLA - Treviso Codice Fiscale e Partita IVA 04269520262	
Ditta proprietaria dell'edificio esistente:	Firma
INCO srl Sede legale in via Cal Longa, 7/d 31028 VAZZOLA - Treviso Codice Fiscale e Partita IVA 01825470261	
Ditta proprietaria dell'area:	Firma
POSSAMAI VITTORIO C. F. PSS VTR 33811 0957C ROSOLEN MARIA C. F. RSL MRA 39071 11039P CESCON GIANFRANCA C. F. CSC GFR 39055 02210 POSSAMAI MARZIA C. F. PSS MRZ 69469 0957J POSSAMAI MIRKO C. F. PSS MRK 67026 0957Y	
Coordinatore:	Progettista:


SEZ. FOG. MAPP. A/1 M.N. 591-675-682-678-431-678
SCALA 1:250
DATA 11/05/2017
Elaborato n° **F04**

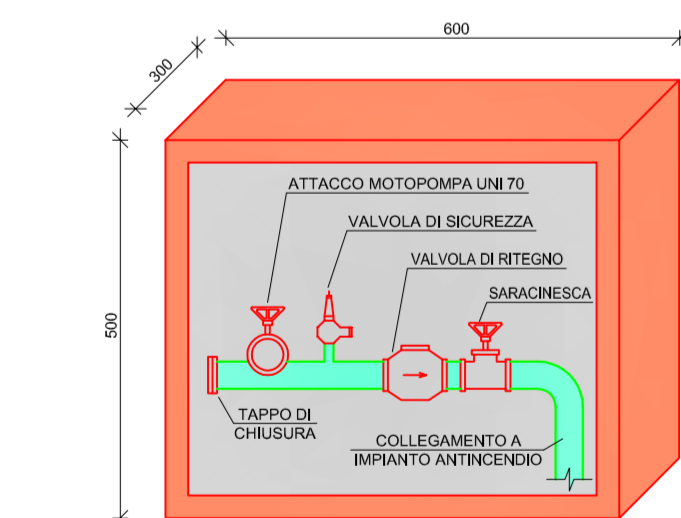


ATTACCO MOTOPOMPA IN CASSETTA
CON VETRO A ROMPERE

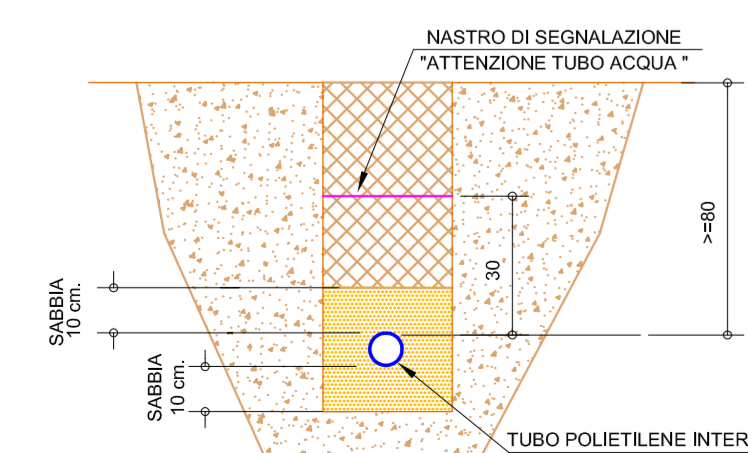


PARTICOLARE TUBO POLIETILENE INTERRATO

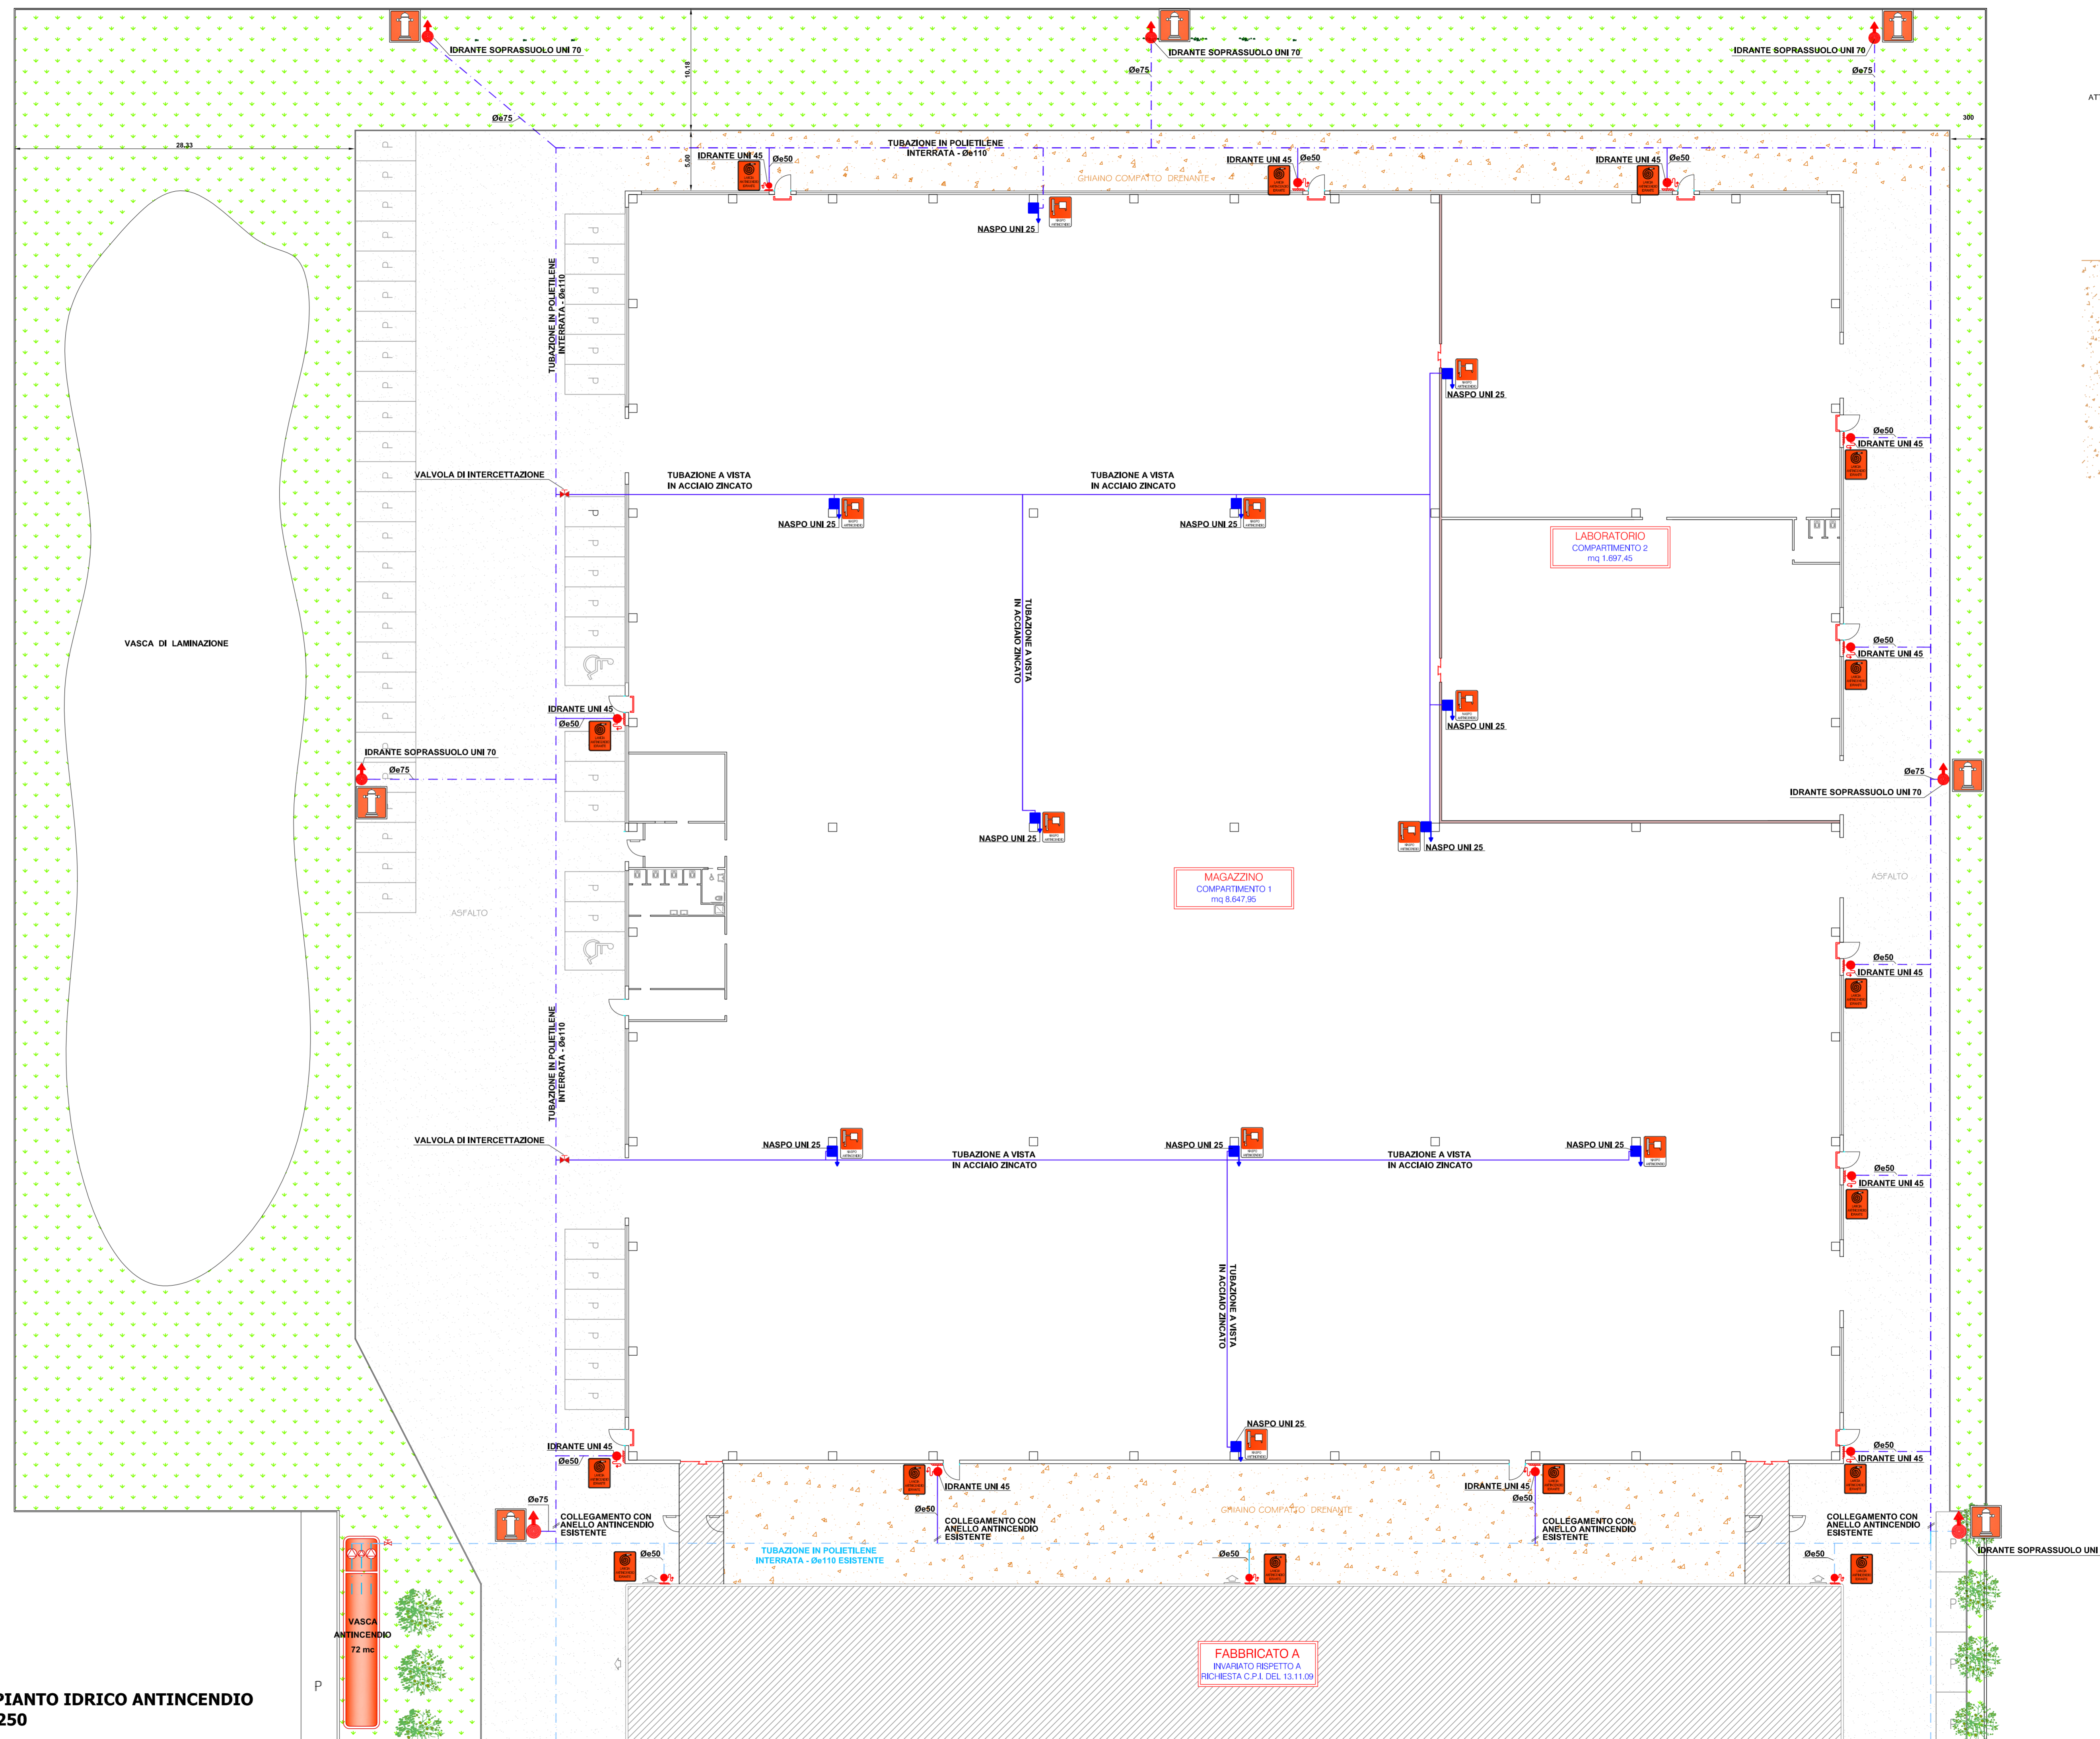

IMPIANTO IDRICO ANTINCENDIO
1 : 250

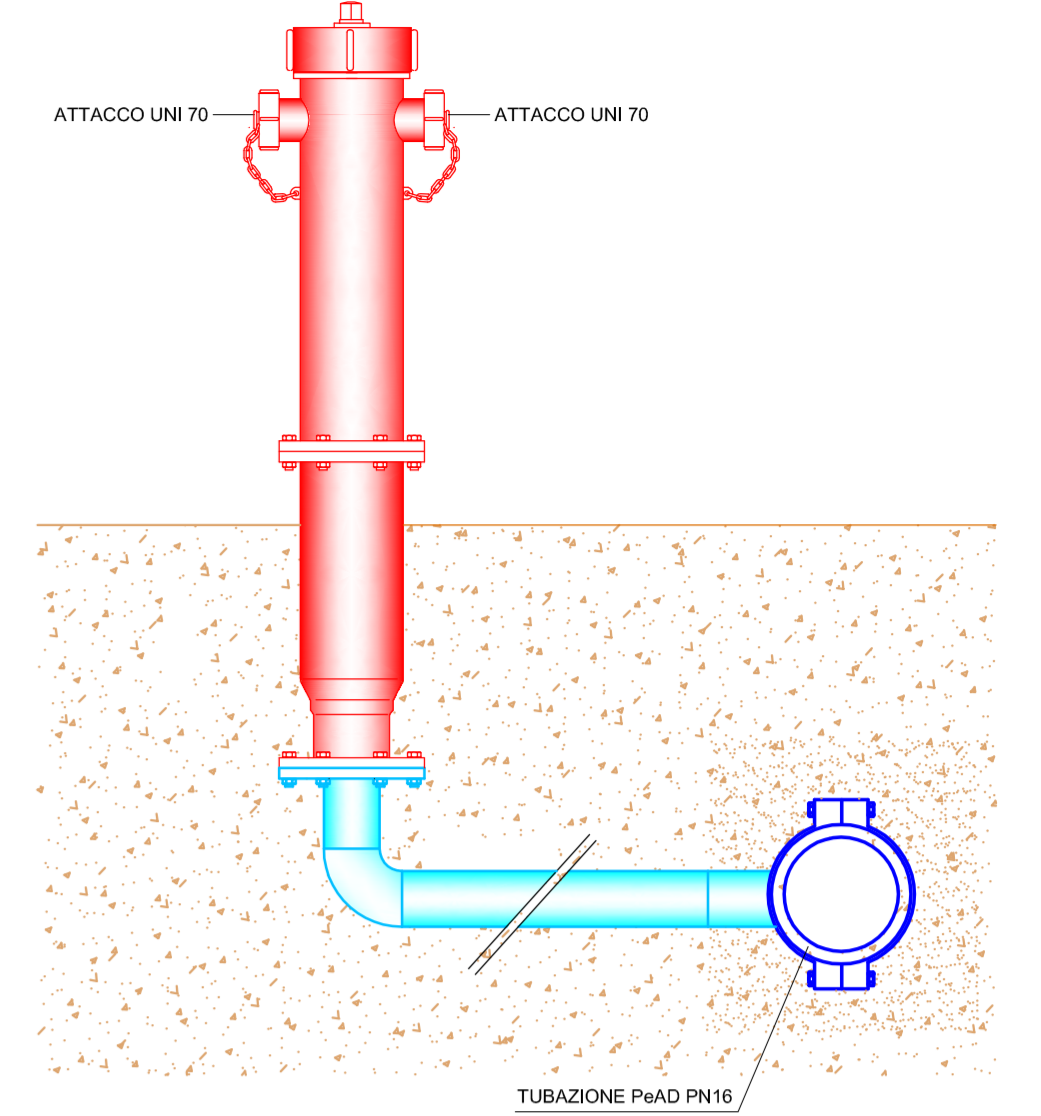

IDRANTE SOPRASSUOLO

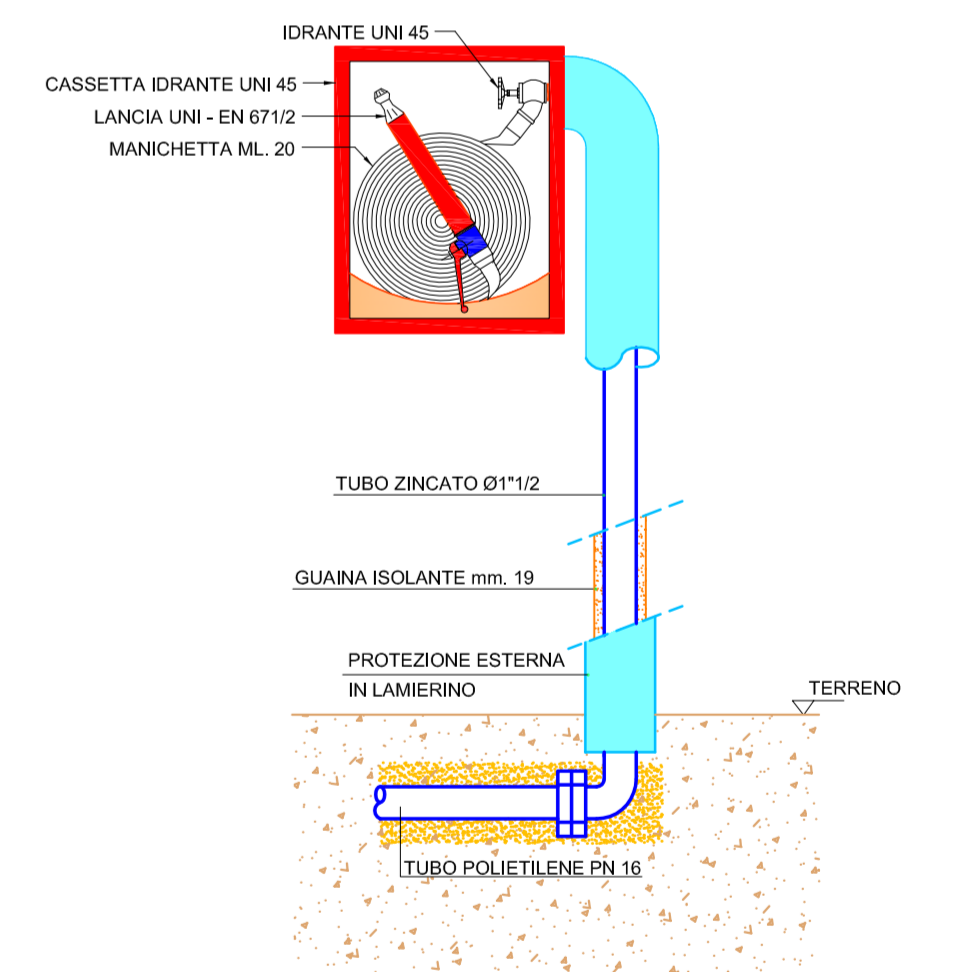

IDRANTE UNI 45