




AMPLIAMENTO DI FABBRICATO PRODUTTIVO
IN VARIANTE ALLO STRUMENTO
URBANISTICO GENERALE
(Art. 8 D.P.R. 160/2010 e Art. 4 L.R. 55/2012 e s.m.i.)

VALUTAZIONE PROGETTO AI FINI DELLA
SICUREZZA ANTINCENDIO
- PIANTA PIANO TERRA -

Ditta richiedente che esercita l'attività:	Firma
ERAL srl unipersonale via Europa, 14 31028 VAZZOLA - Treviso Codice Fiscale e Partita IVA 04269920262	
Ditta proprietaria dell'edificio esistente:	Firma
INCO srl Sede legale in via Cal Longa, 7/d 31028 VAZZOLA - Treviso Codice Fiscale e Partita IVA 01825470261	
Ditta proprietaria dell'area:	Firma
POSSAMAI VITTORIO C. F. PSS VTR 33H11 0957C ROSOLEN MARIA C. F. RSLMRA 39C71 1103P CESCON GIANFRANCA C. F. CSC GFR 39C55 1221D POSSAMAI MARZIA C. F. PSS MRZ 69H69 0957J POSSAMAI MIRKO C. F. PSS MRK 67D26 0957Y	
Coordinatore:	Progettista:
Dott. Domenico Feltrin Architetto	

SEZ. FOG. MAPP. A/1 M.N. 591-675-682-679-431-678
SCALA 1:200 DATA 11/05/2017
Elaborato n° **F02**

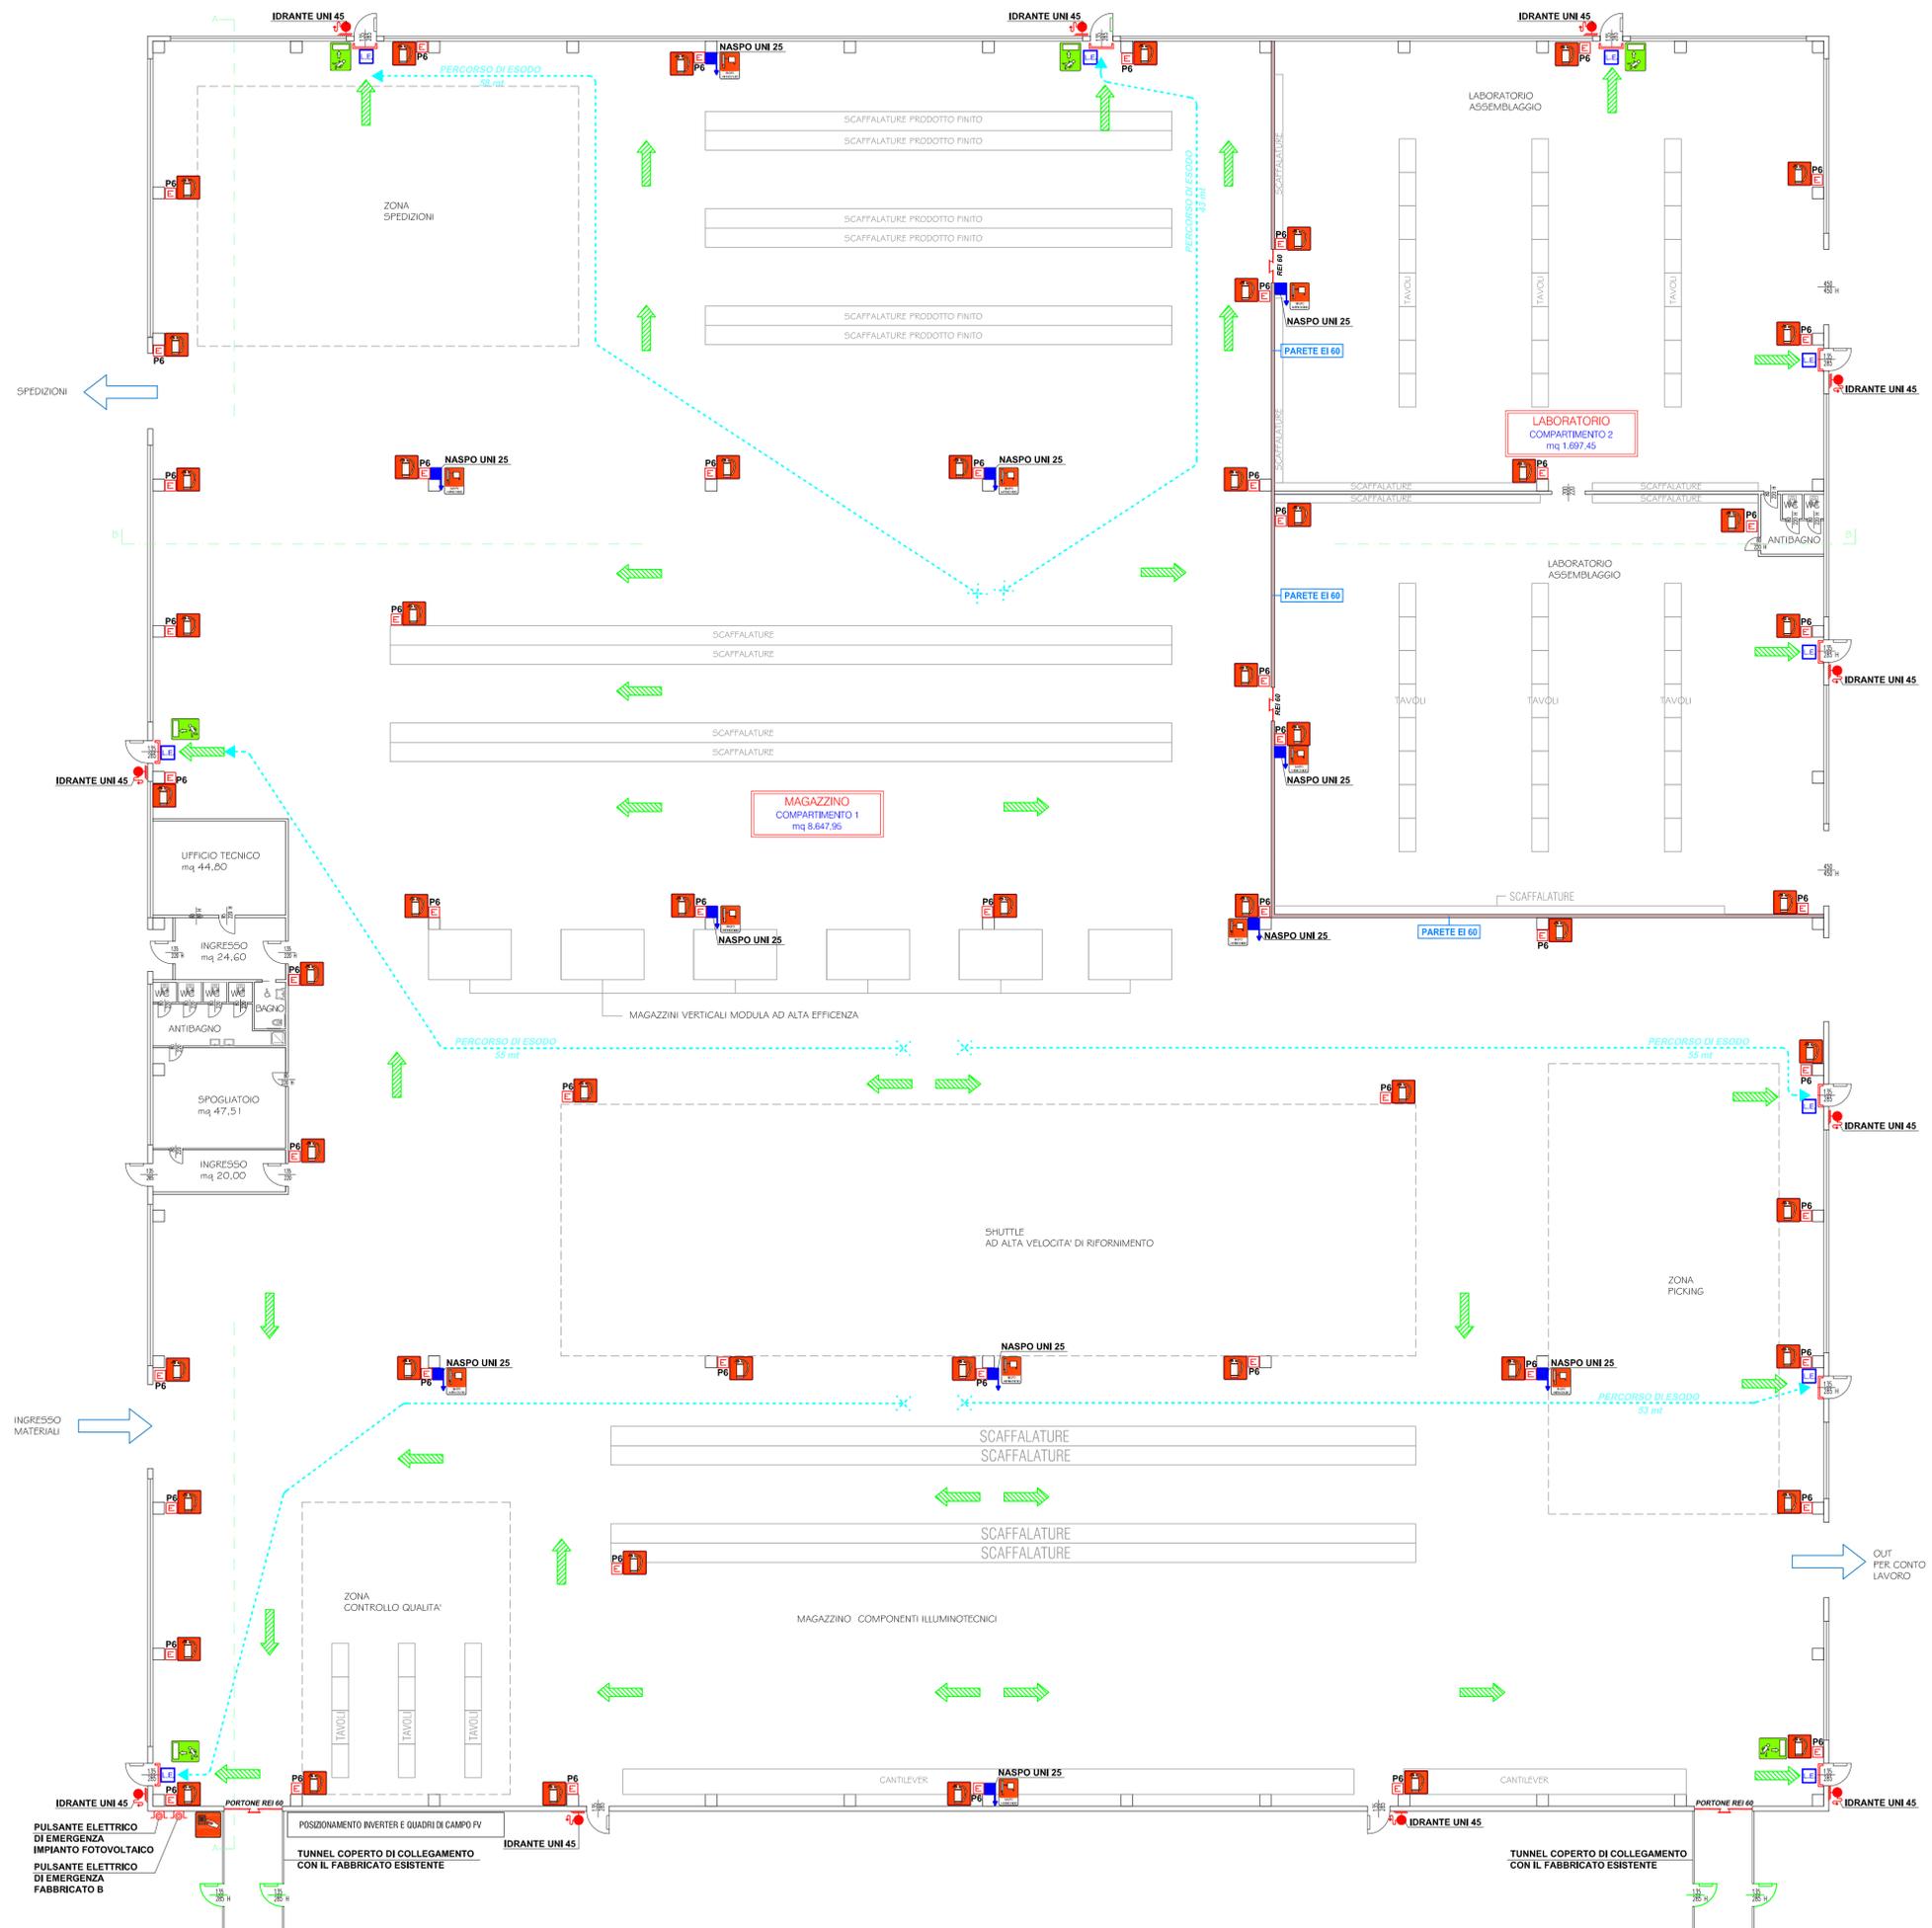

LEGENDA PRATICA PREVENZIONE INCENDI	
COMPARTIMENTAZIONE	ESTINTORE- 6 Kg POLVERE
MANIGLIONE ANTIPANICO	ESTINTORE- 9 Kg POLVERE
PORTA REI 120	ESTINTORE- 5 Kg A CO2
PORTA METALLICA PIENA	LAMPADA DI EMERGENZA
ATTACCO MOTOPIOMPA VVF	PULSANTE ELETTRICO DI EMERGENZA
IDRANTE A PARETE UNI 45	PULSANTE DI ALLARME
IDRANTE SOPRASSUOLO UNI 70	PULSANTE DI COMANDO IMPIANTO SPEGNIMENTO AUTOMATICO
NASPO UNI 25	RIVELAZIONE INCENDI
VIA D'USCITA ORIZZONTALE	TARGA ALLARME OTTICO
VIA D'USCITA VERSO IL BASSO	TABELLA SEGNALAZIONE ESTINTORE
VIA D'USCITA VERSO L'ALTO	USCITA DI SICUREZZA
	APERTURA LIBERA DI AERAZIONE